




WIDOK Z GÓRY

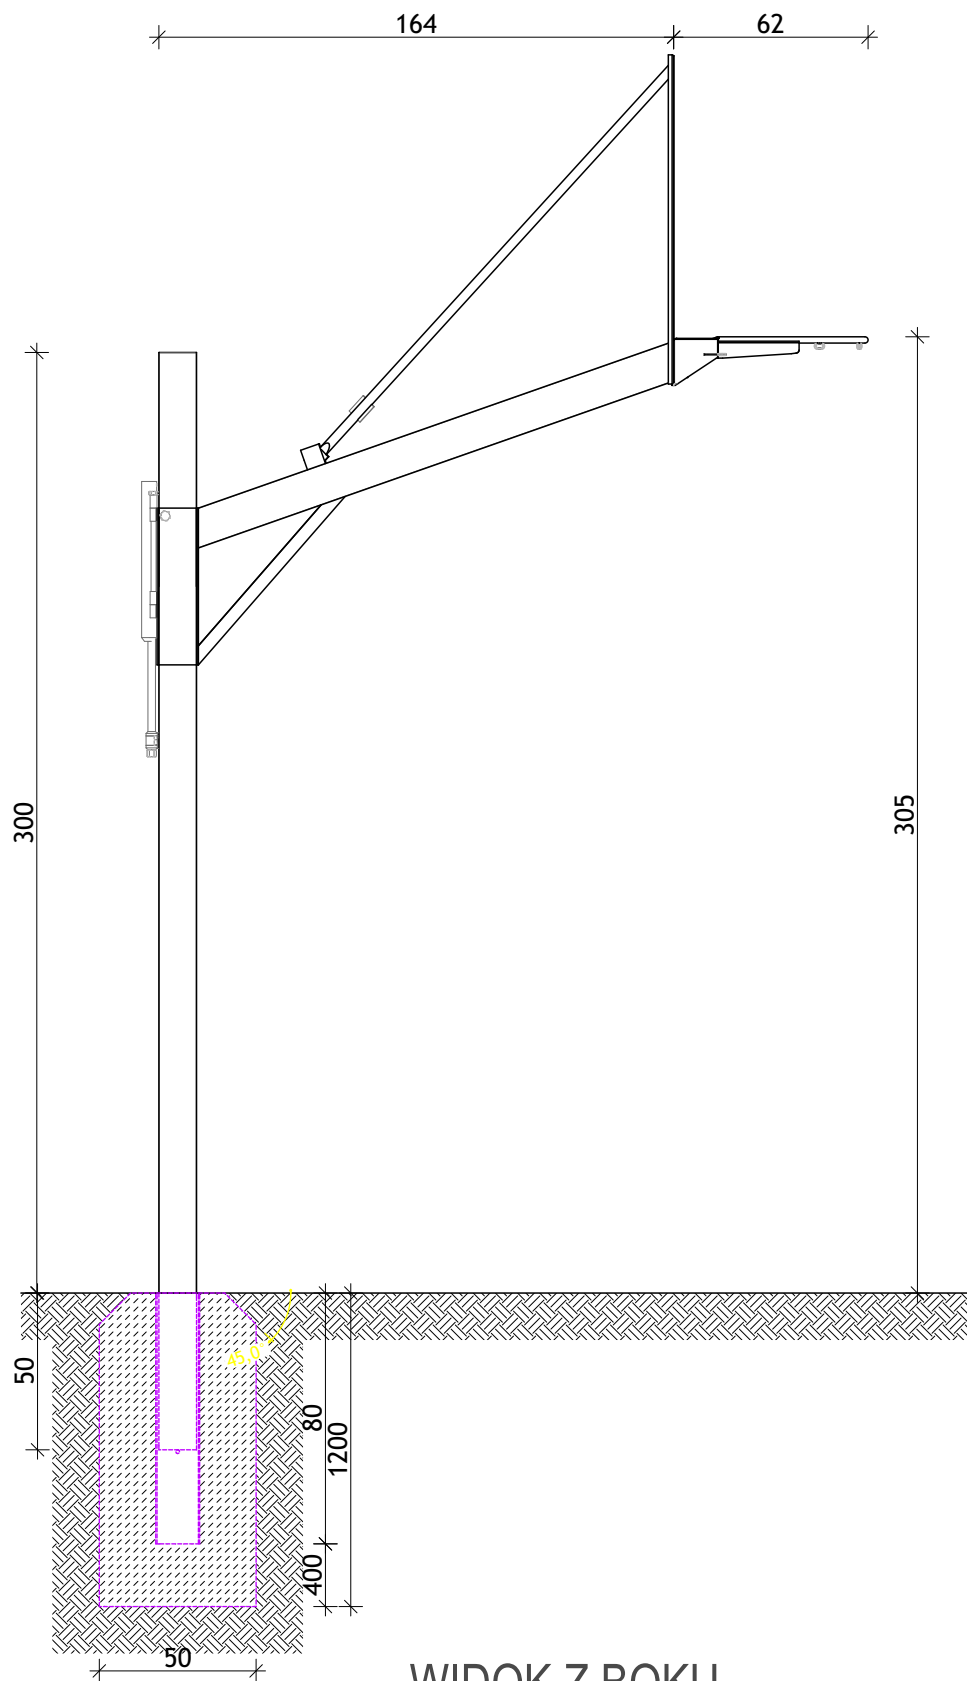


WIDOK Z BOKU

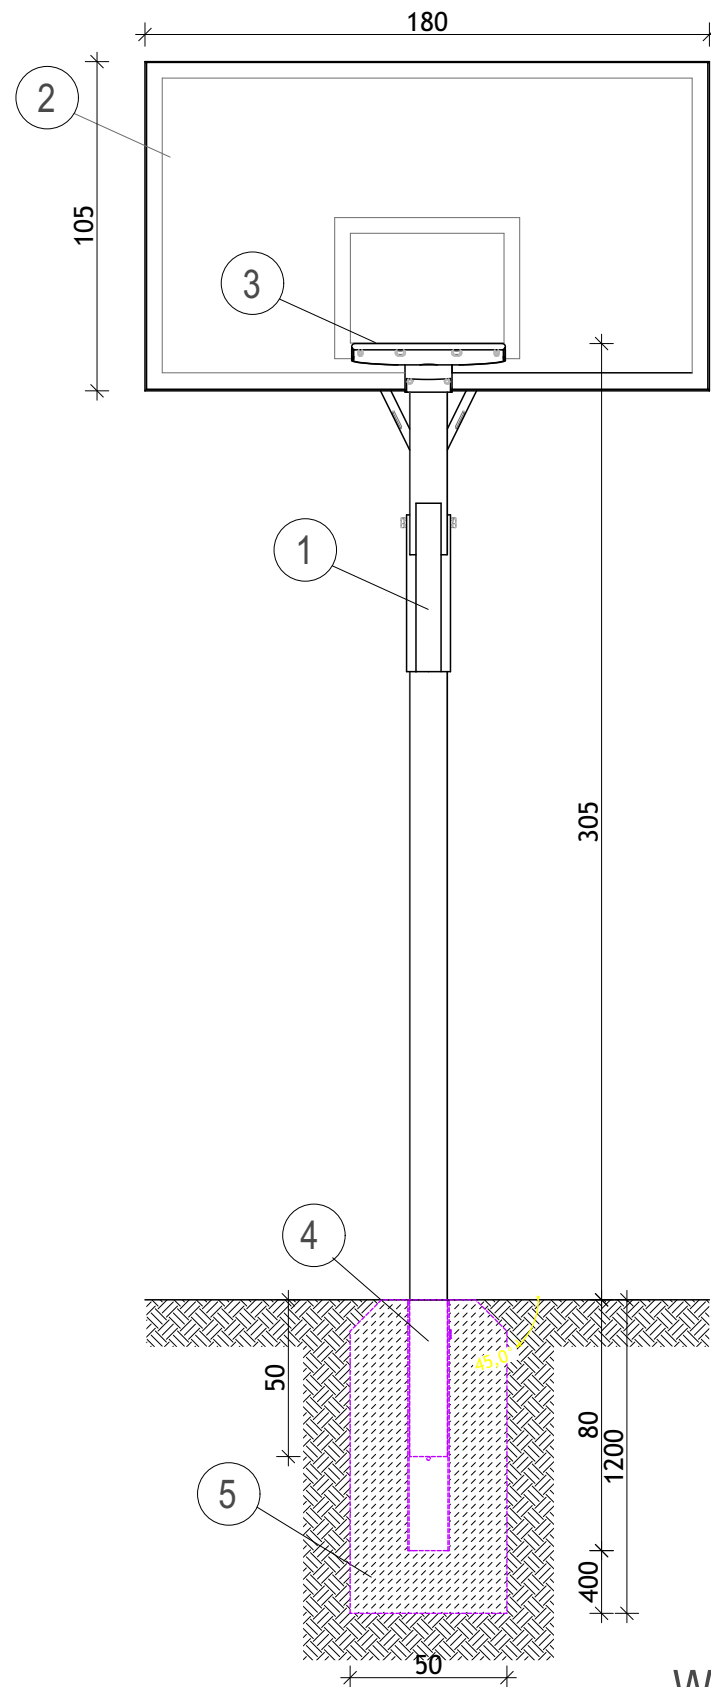

WIDOK Z PRZODU

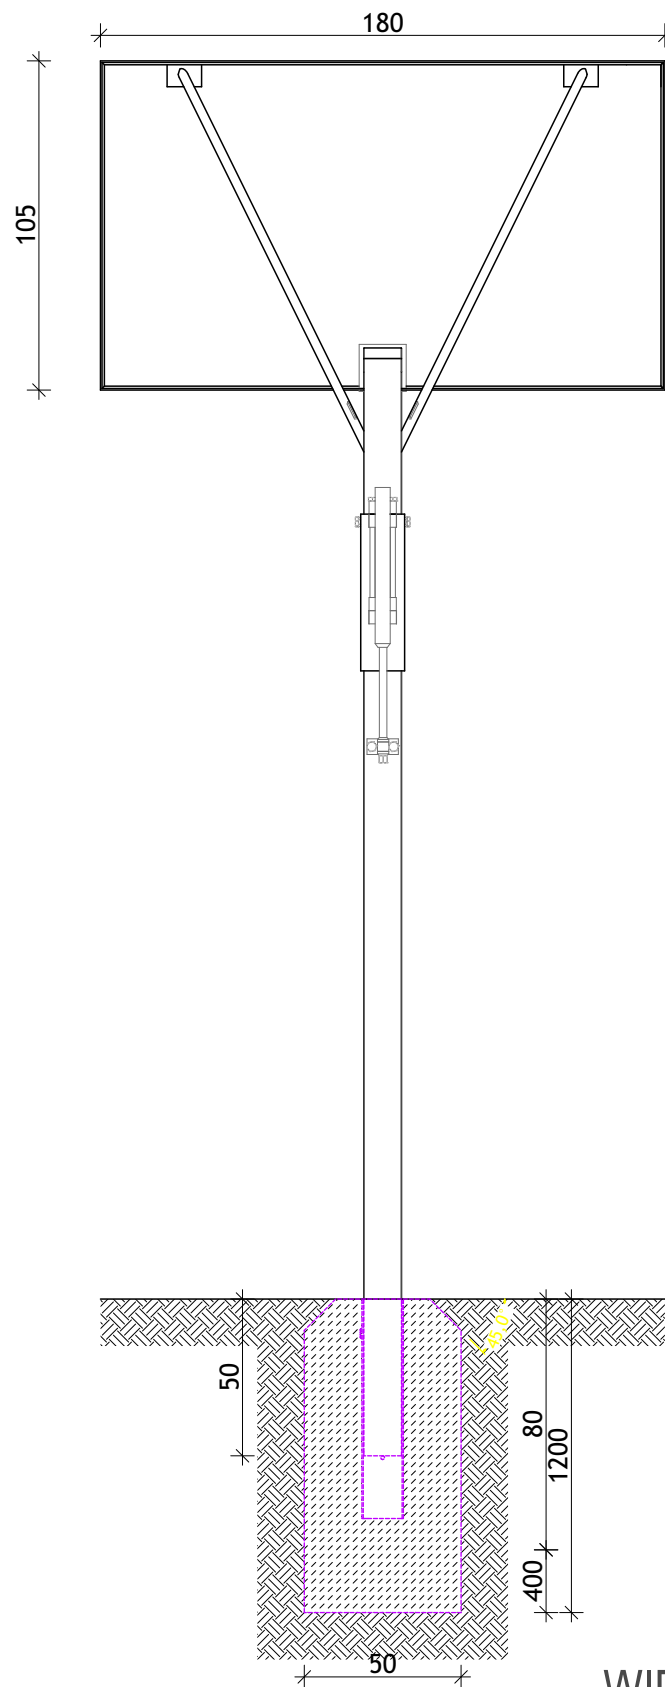

WIDOK Z TYŁU

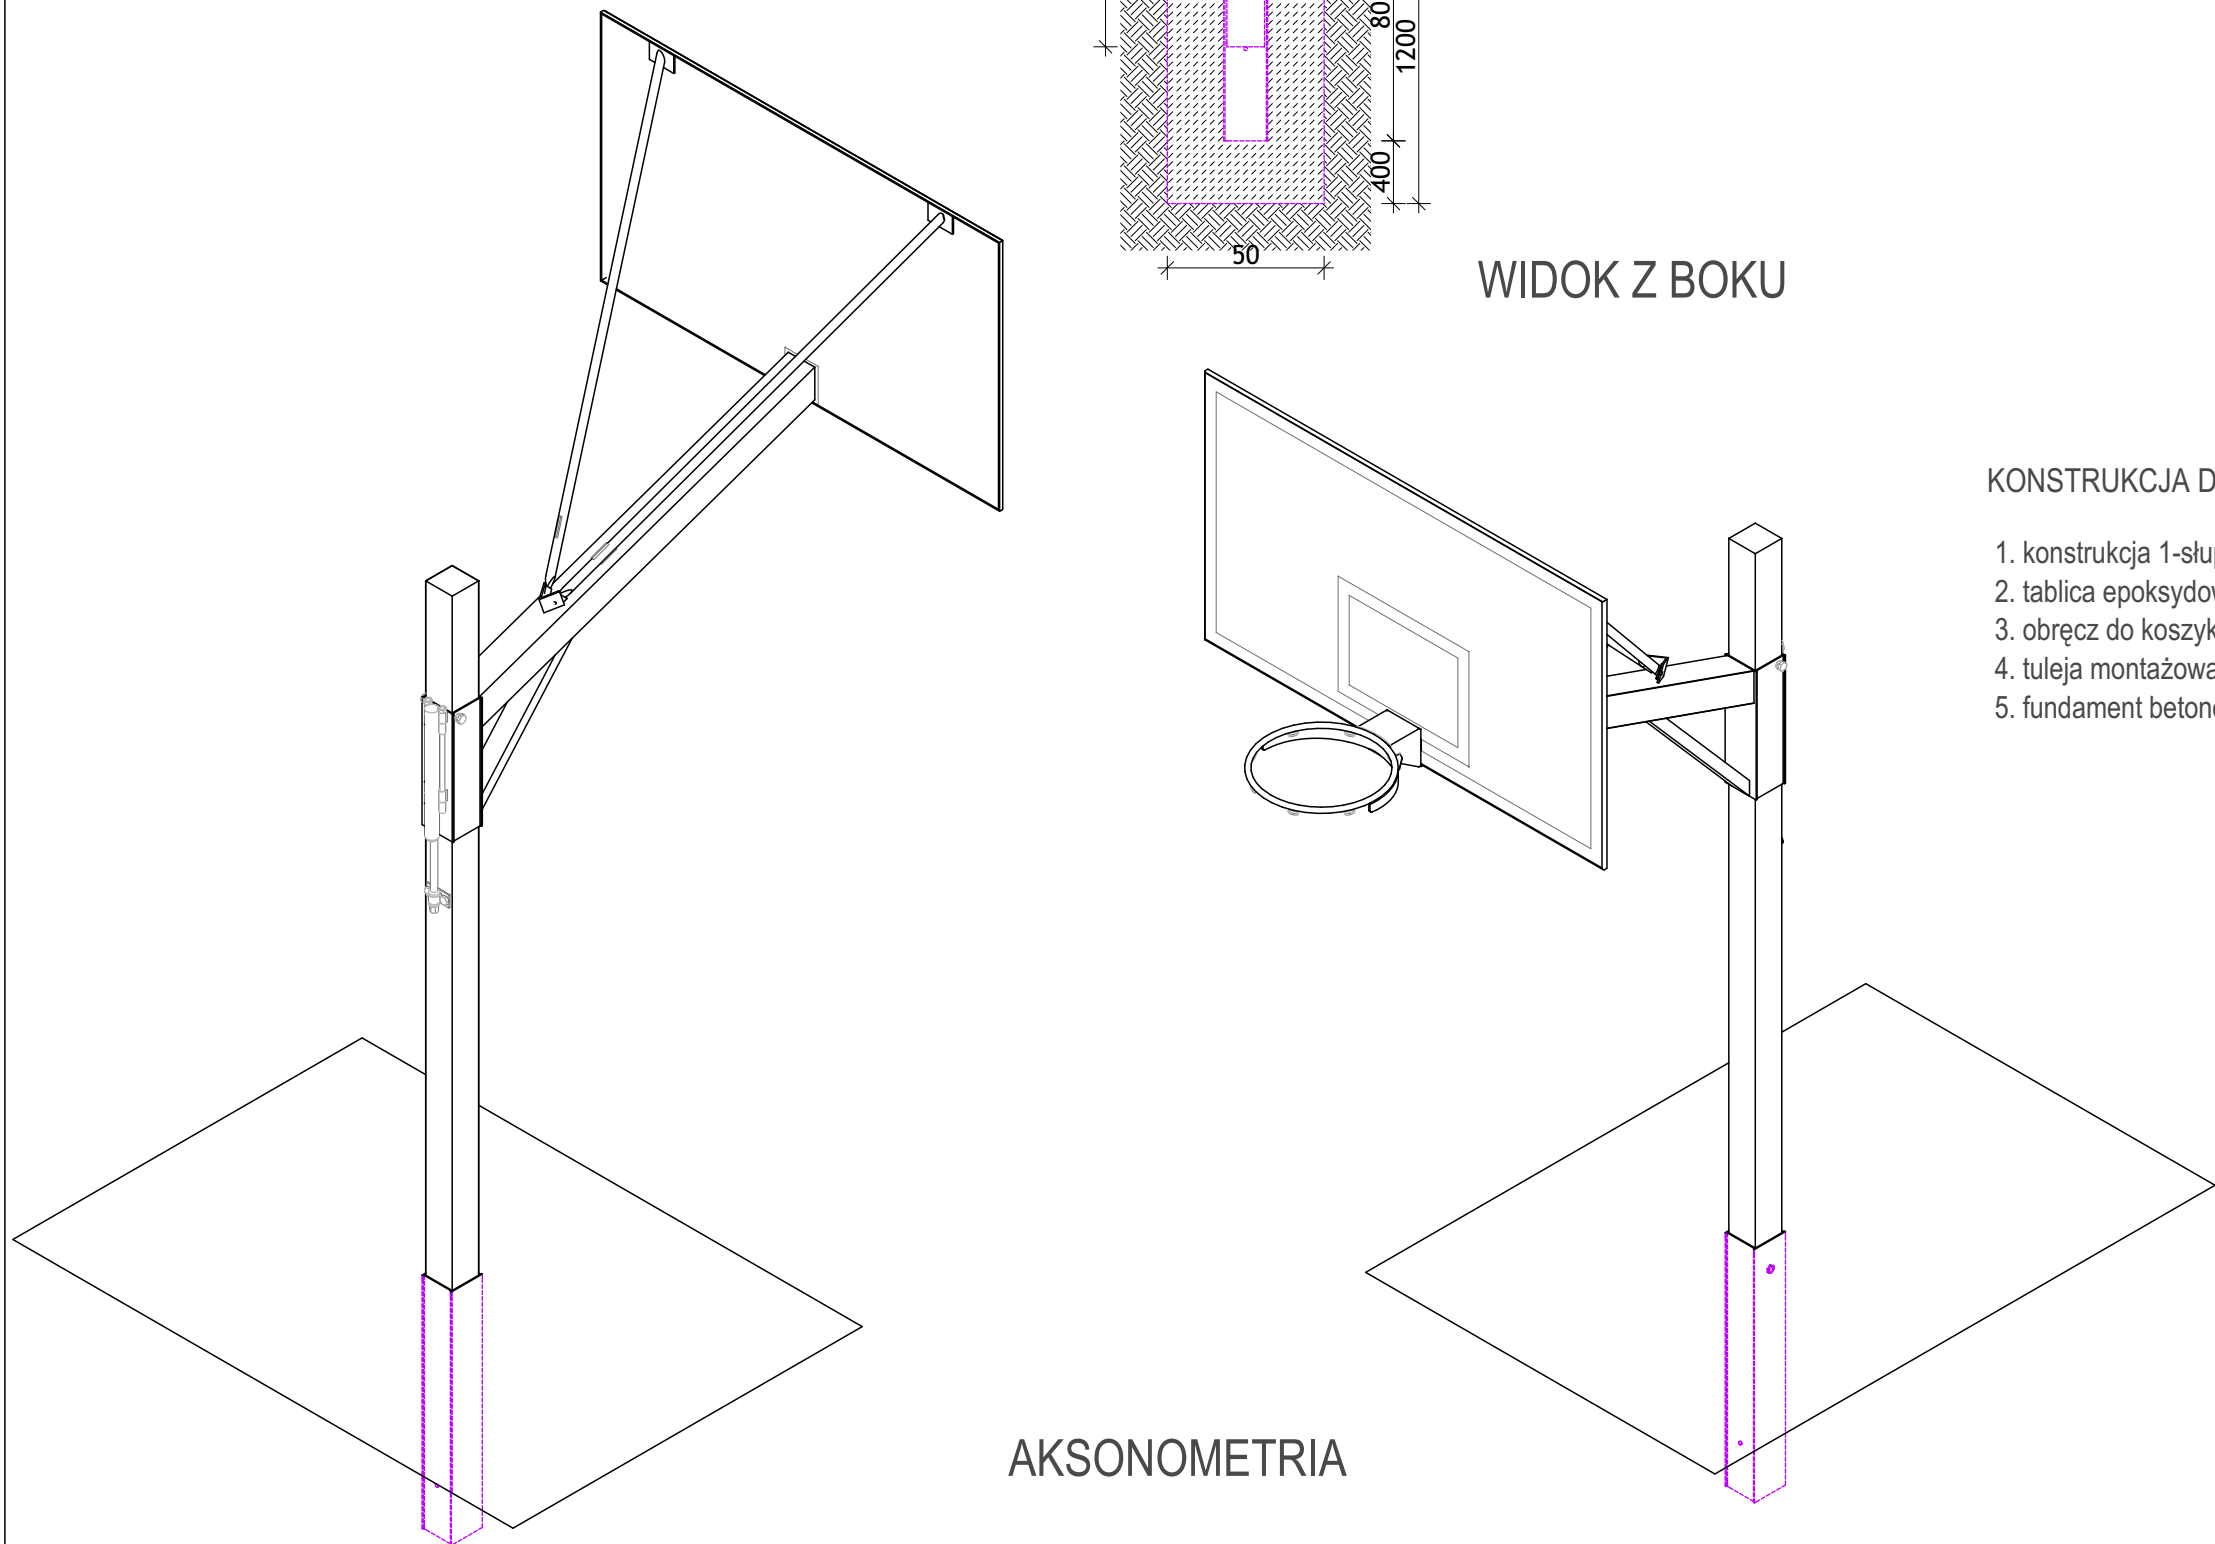

AKSONOMETRIA

KONSTRUKCJA DO KOSZYKÓWKI JEDNOŚŁUPOWA Z MECHANIZMEM REGULACJI

1. konstrukcja 1-słupowa do koszykówki z mechanizmem regulacji - ocynkowana
2. tablica epoksydowa 180x105cm
3. obręcz do koszykówki - ocynkowana
4. tuleja montażowa do koszykówki - ocynkowana
5. fundament betonowy - min. C20/25

| | | | |
|---|--------------------------------------|----------------------------|---------------|
| INWESTOR: GMINA SUCHEDNIÓW | | | |
| BIURO PROJEKTÓW : OKO ARCHITEKCI Plac Wolności 4/9A 25- 367 Kielce Tel: 516 199 530 | | | |
| NAZWA I ADRES OBIEKTU BUDOWLANEGO : SZKOŁA PODSTAWOWA 26-130 SUCHEDNIÓW UL. SZARYCH SZEREGÓW 6 | FAZA | PROJEKT BUDOWLANY | |
| | BRANŻA | Architektura | |
| | SKALA | 1:25 | |
| PROJEKT : PROJEKT ZAGOSPODAROWANIA TERENU | NR RYS. | 7 | |
| TYTUŁ RYSUNKU : DETALE BOISKA KOSZYKÓWKI | | | |
| | IMIĘ I NAZWISKO | Specjalność i nr uprawnień | Data i podpis |
| GŁÓWNY PROJEKTANT | mgr inż.arch. Andrzej Starachowski | SW 10/2004 spec.arch | |
| SPRAWDZAJĄCY | mgr inż.arch. Robert Tarczyński | SW 14/2004 spec.arch | |
| PROJEKTANT | mgr inż.arch. Agnieszka Starachowska | | |
| | mgr inż.arch. Aneta Chrzęszczuk | | |
| | mgr inż.arch. Krzysztof Chwastek | | |
| Prawa autorskie zastrzeżone. Ustawa z dn. 4.02.1994 r. Kopiowanie i wykorzystywanie bez zgody autora jest zabronione | | | |