


**PRZEJŚCIE KAN. SANITARNEJ  
POD DROGĄ KRAJOWĄ  
W msc. SUCHEDNIÓW  
PLAN ZAGOSPODAROWANIA TERENU**  
SKALA 1:500

Zatwierdzenie projektu  
do decyzji  
z dnia 23.05.2017r  
mak O.K. 23.434, 59.2.2017 mak

STARSZY SPECJALISTA  
M. Kozłowska  
mgr inż. Małgorzata Kozłowska

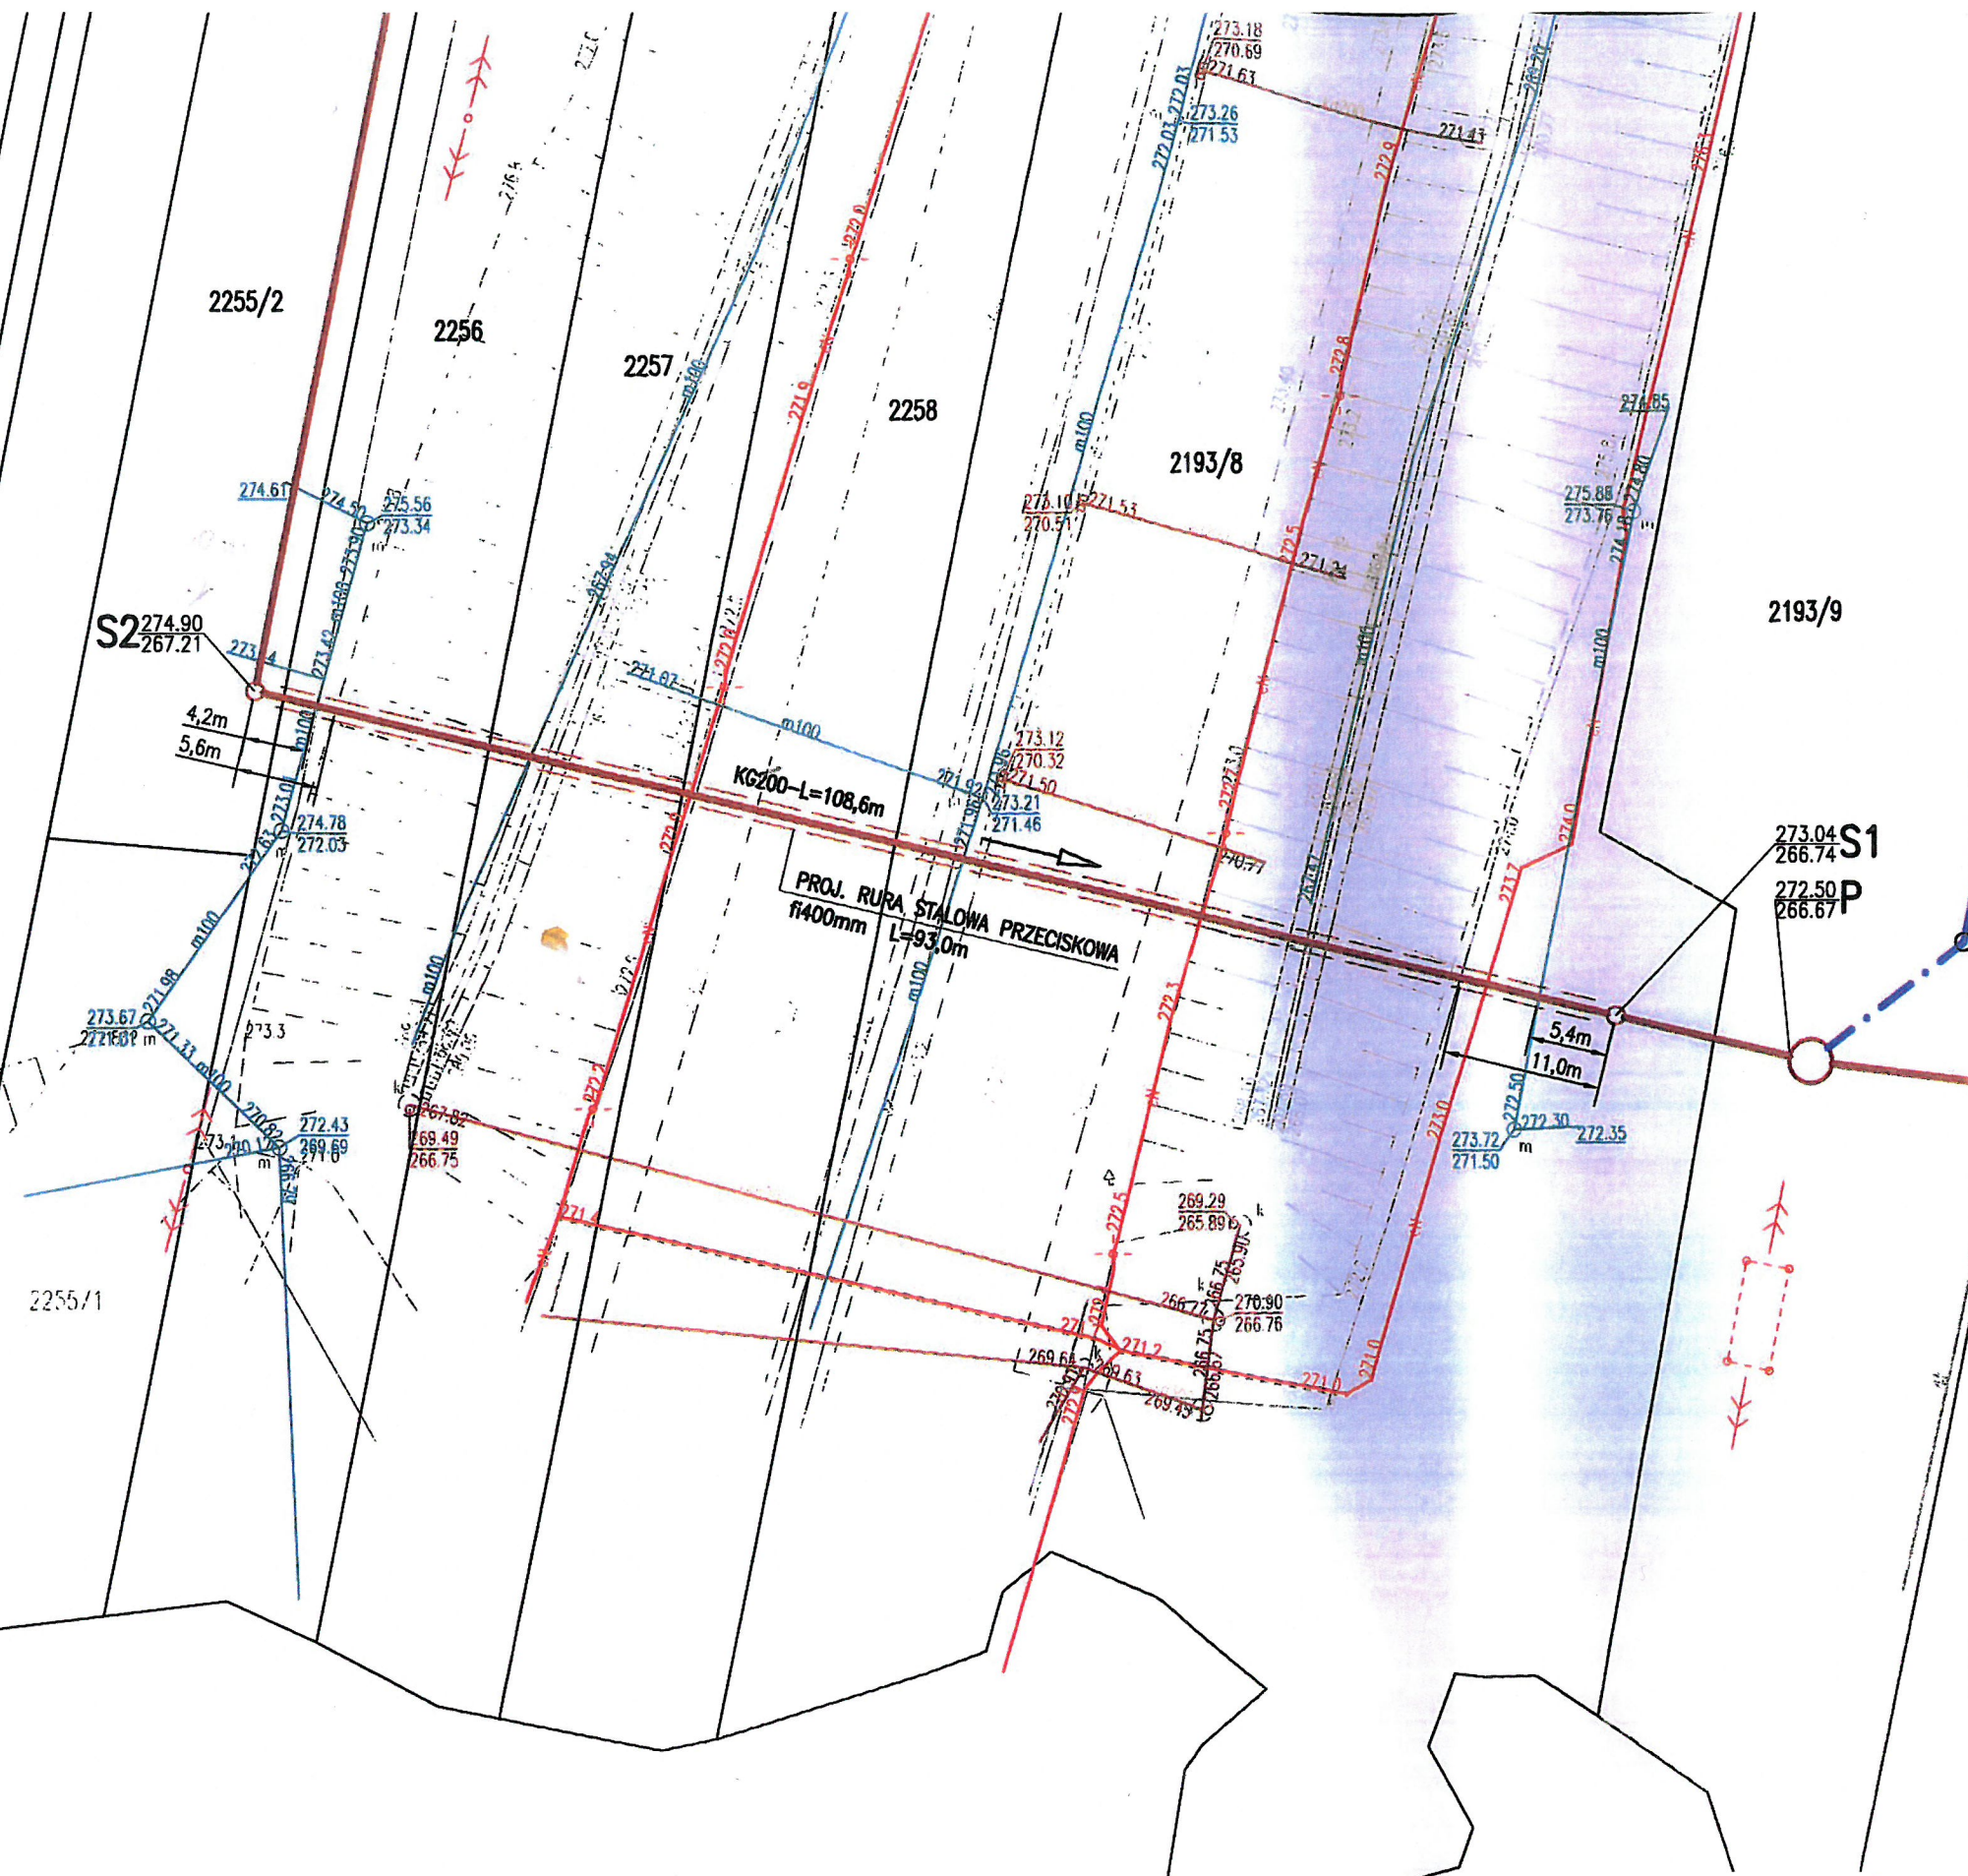


**LEGENDA:**

 - KANALIZACJA SANITARNA
- PROJ. KANALIZACJA SANITARNA - GRAWITACYJNA
- PROJ. KANALIZACJA SANITARNA - TŁOCZNA
- RURA OCHRONNA
- S1 STUDNIA KANALIZACYJNA
- P POMPOWNA ŚCIEKÓW
- 2257 NR DZIAŁKI
- ISTN. KANALIZACJA DESZCZOWA
- ISTN. KANALIZACJA
- ISTN. KABEL ENERGETYCZNY

ZA ZGODNOŚĆ Z ORYGINAŁEM  
mgr inż. Marcin Kochel

<b>PIO-SAN</b> "PIO-SAN" Pracownia projektowa ul. Romuła 2/54, 25-322 Kielce Biuro: ul. Cisowa 36 Błocza gm. Morawica ☎ (041) 311-76-21 email: piosan@poczta.fm; pio-san@pio-san.pl			
Temat opracowania: BUDOWA KANALIZACJI SANITARNEJ W ul. ŻEROMSKIEGO W gm. SUCHEDNIÓW			
Inwestor:	GMINA SUCHEDNIÓW; ul. FABRYCZNA 5 26-130 SUCHEDNIÓW		
Obiekt:	ul. Żeromskiego w Suchedniowie		
Faza:	Projekt Budowlany		
Branża:	Sanitarna		
Nazwa rysunku:	Przejście kanalizacji sanitarnej pod drogą krajową - PZT		
Inty i nazwisko	Uprawnienia	Data	Strona
Projektował:	mgr inż. Marcin Kochel	SIK/0123/P005/07	04.2017
Sprawił:	mgr inż. Piotr Cwik	SIK/0088/PW05/08	04.2017






KANALIZACJA SANITARNA  
KS GRAWITACYJNA  
STUDNIA KANALIZACYJNA  
POMPOWNIA ŚCIEKÓW

Dz.nr-ewid 2257 NR DZIAŁKI

<h1>PIO-SAN</h1>		<p>"PIO-SAN" Pracownia projektowa          ul. Rarnuńska 2/54, 26-322 Kielce          Biuro: ul. Ciołowa 39, Błazowa gm. Morawica          ☎ (041) 311-78-21          email: piosan@poczta.fm; pio-san@pio-san.pl</p>					
<b>Temat opracowania:</b>		<b>BUDOWA KANALIZACJI SANITARNEJ w ul. ŻEROMSKIEGO w gm. SUCHEDNIÓW</b>					
<b>Inwestor:</b>		<b>GMINA SUCHEDNIÓW; ul. FABRYCZNA 5 26-130 SUCHEDNIÓW</b>					
<b>Obiekt:</b>		<b>ul. Żeromskiego w Suchedniowie</b>					
<b>Faza:</b>		<b>Projekt Budowlany</b>					
<b>Branża:</b>		<b>Sanitarna</b>					
<b>Nazwa rysunku:</b>		<b>Przebieg kanalizacji sanitarnej pod drogą krajową.</b>	<table border="1"> <tr> <td>Nr. sy.</td> <td>Skala</td> </tr> <tr> <td>IS-3</td> <td>1:100/250</td> </tr> </table>	Nr. sy.	Skala	IS-3	1:100/250
Nr. sy.	Skala						
IS-3	1:100/250						
<b>Imię i nazwisko</b>		<b>Uprawnienie</b>	<table border="1"> <tr> <td>Data</td> <td>Podpis</td> </tr> <tr> <td>04.2017</td> <td></td> </tr> </table>	Data	Podpis	04.2017	
Data	Podpis						
04.2017							
<b>Opracował:</b>		<b>mgr inż. Marcin Kochel</b>	<b>SMK/0123/PMOS/07</b>				
<b>Opracował:</b>		<b>mgr inż. Piotr Cwiek</b>	<b>SMK/0088/PMOS/08</b>				



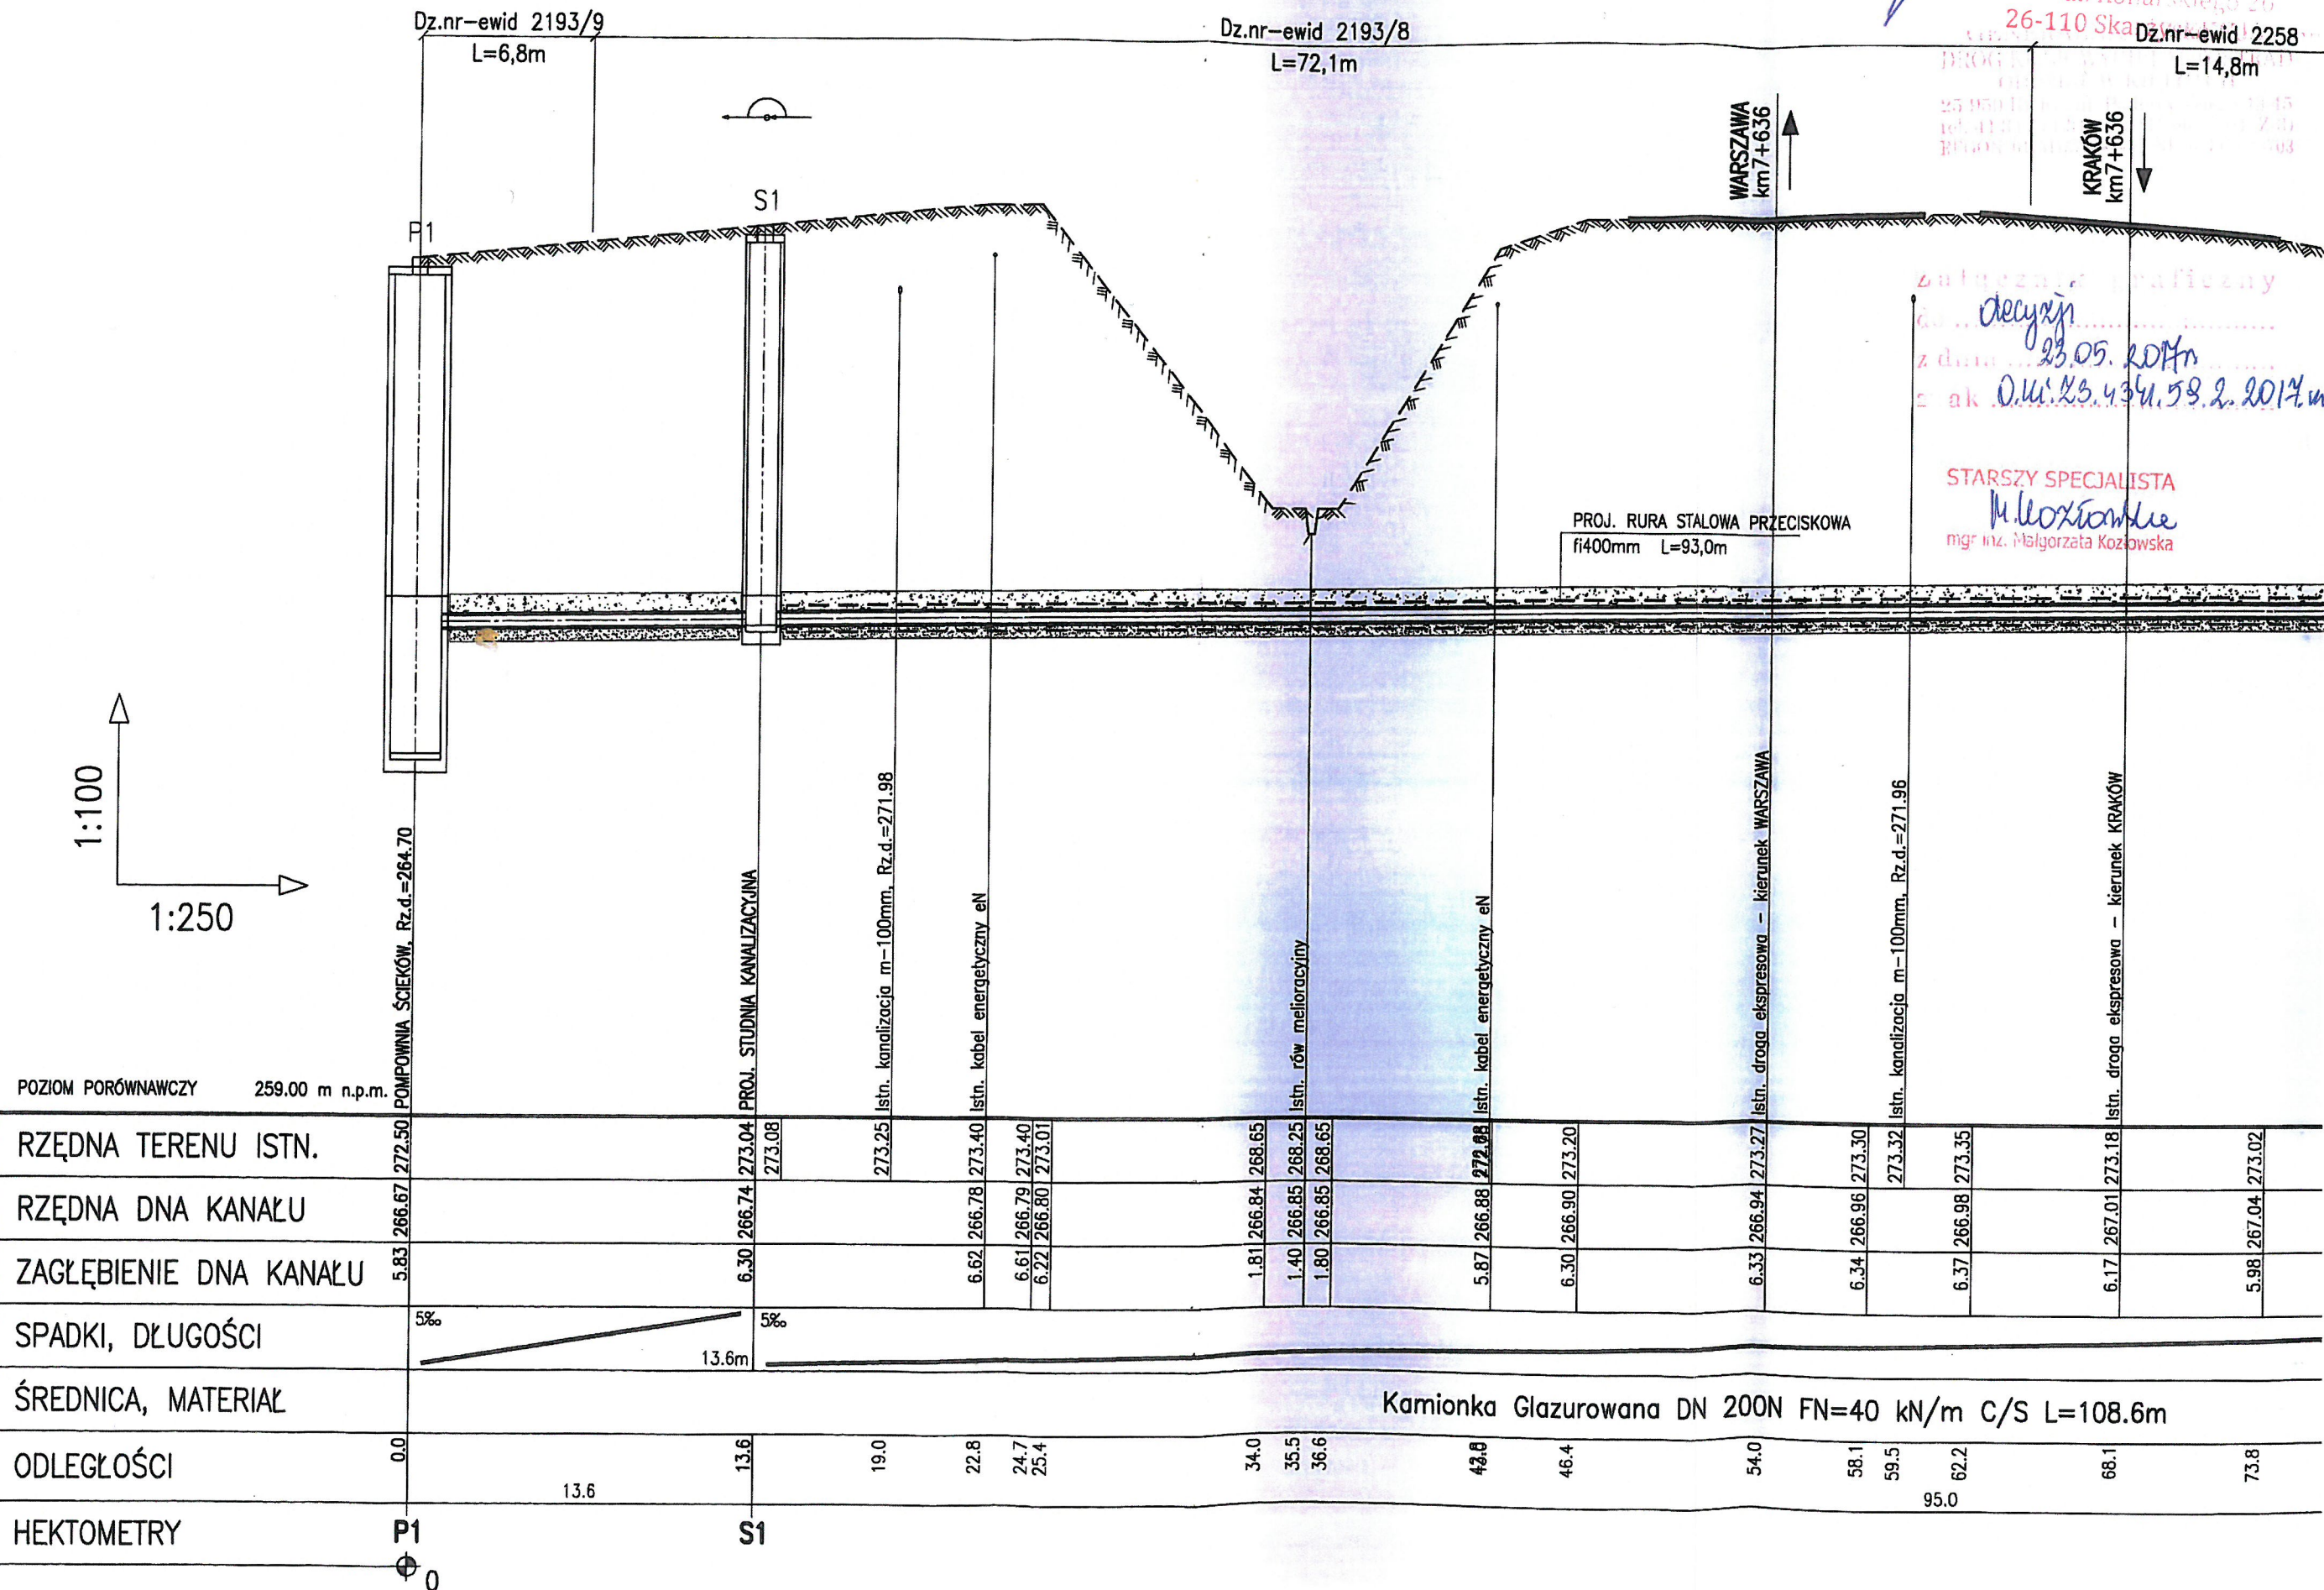



20415  
STAROSTWO LON  
20615  
w Skarżysku-  
ul. Konarskiego  
26-110 Skarżysko-  
220072

**SKALA 1**

KAM

PRO

PRO  
PLIP

STU

POM

NR

ISTN

- ISTN

• **LINEAR**

LINE

\_\_\_\_\_

# ANN

BRUDOWA A

**4 gm. SL**

MINA SU

6.130 S

### Projekt B

## Przeiść

11

mgr inż. Marcin Kochel

# PIO-SAN

Temat opracowania:	BUDOWA I W gm. Su
--------------------	----------------------

Investor:	GMINA SU
-----------	----------

Obiekt:	ul. Żeromska
---------	--------------

Faza:	Proiekt B
Branza:	Sanitarie

Nazwa rysunku:	Przejści
----------------	----------

-91-

STARSZY SPECJALISTA  
M. Kozłowski  
mgr inż. Andrzej Kozłowski

deasy 83.05.2017n  
Ole k3. ysyk, sy. z., 2017, m.